


RZUT PARTERU

skala 1:100

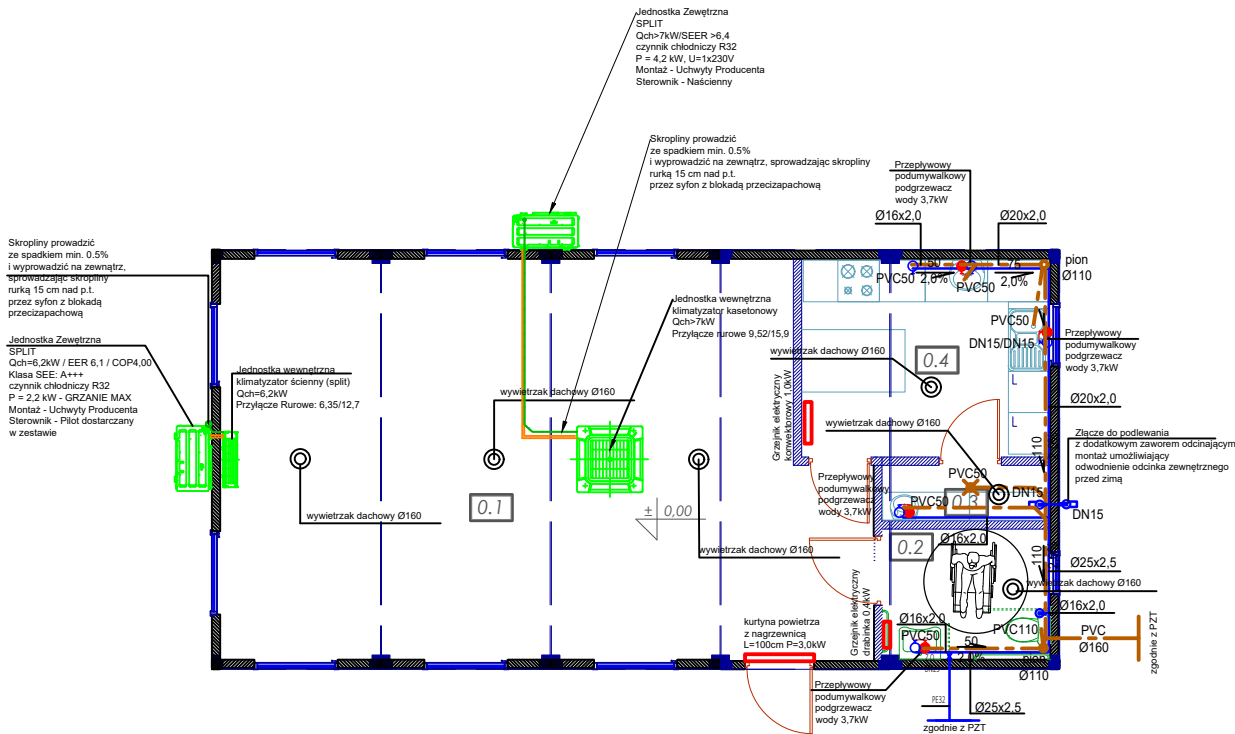

Lp.	Nazwa pomieszczenia	Pow.[m2]	Posadzka
0.1.	ŚWIETLICA	51,13	GRES
0.2.	WC	4,56	GRES
0.3.	POM.GOSPODARCZE	1,94	GRES
0.4.	KUCHNIA	10,25	GRES
POWIERZCHNIA UŻYTKOWA		67,88m2	

Biuro Projektowe			
CUSTOM PROJECT Marcin Pochmara			
CUSTOM PROJECT Marcin Pochmara ul. Wiejska 58a; 07-417 Ostrołęka e-mail: mpochmara@customproject.pl			
Temat	Budowa świetlicy wiejskiej kontenerowej wraz z infrastrukturą techniczną		nr kontraktu
			nr rys. PT-S-04
Lokalizacja	Obiekt: 141504_2.0010 – dz. 14 gm. Goworowo. m. Gierwaty, powiat ostrołęcki		Projekt Techniczny
Tytuł rysunku	Rzut budynku - instalacje sanitarne		
Projektant	mgr inż. Maciej Szczepański	MAZ/0038/PWBS/17	
Sprawdzający	mgr inż. Sławomir Kuśmierczyk	MAZ/0021/PWBS/17	
Opracował			
Ostrołęka; listopad 2025r.			SKALA 1:100