


RZUT PARTERU

skala 1:100

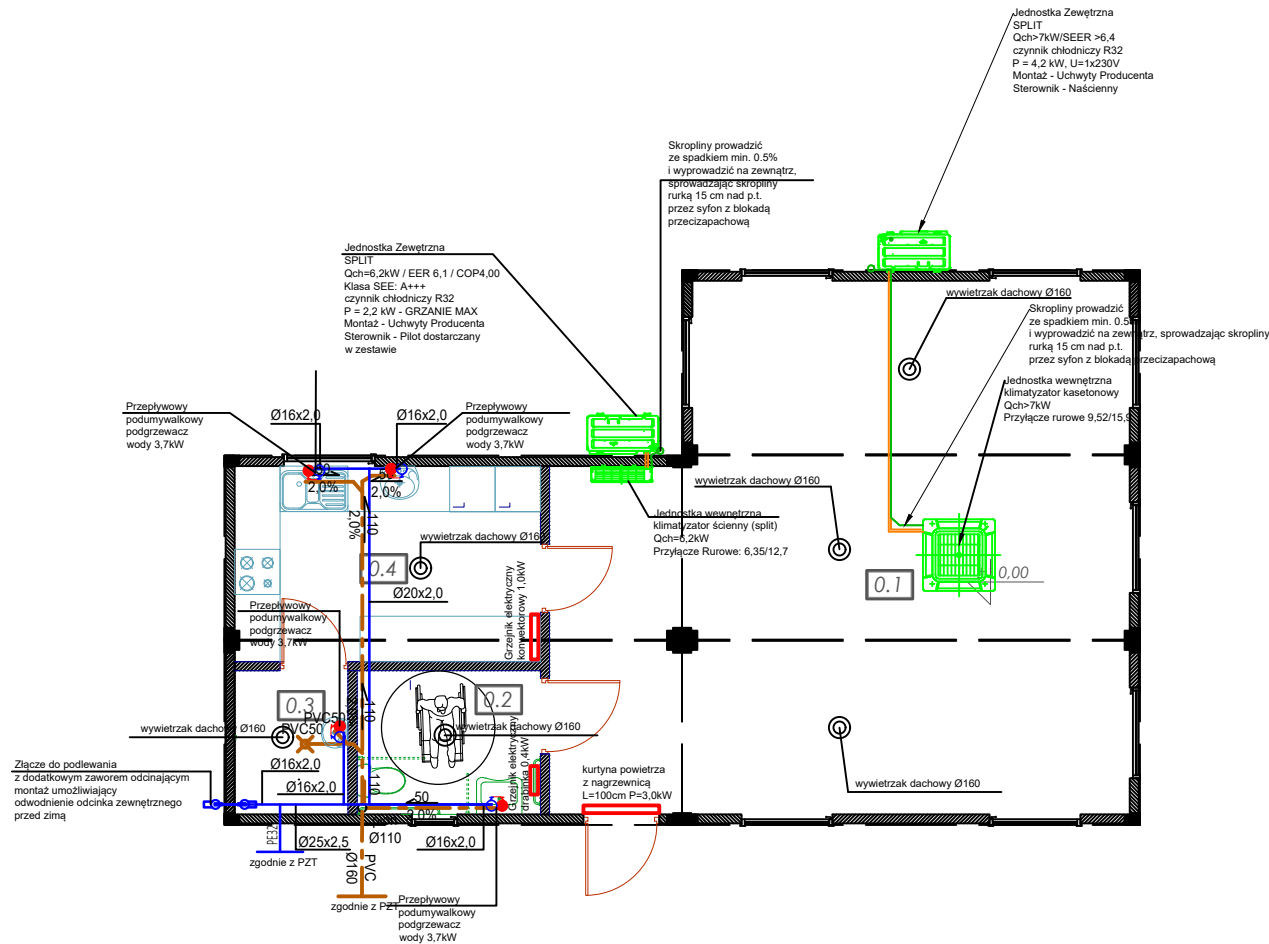

Lp.	Nazwa pomieszczenia	Pow.[m2]	Posadzka
0.1.	ŚWIETLICA	50,00	WYK. PCV
0.2.	WC	4,56	WYK. PCV
0.3.	POM.GOSPODARCZE	2,87	WYK. PCV
0.4.	KUCHNIA	10,45	WYK. PCV
POWIERZCHNIA UŻYTKOWA		67,88m2	

Biuro Projektowe CUSTOM PROJECT  M a r c i n P o c h m a r a  CUSTOM PROJECT Marcin Pochmara ul. Wiejska 58a; 07-417 Ostrołęka e-mail: mpochmara@customproject.pl			
Temat	Budowa świetlicy wiejskiej kontenerowej wraz z infrastrukturą techniczną		nr kontraktu
			nr rys. PT-S-06
Lokalizacja	Obiekt: 141504_2.0004 – dz. 141 gm. Goworowo. m. Cisk, powiat ostrołęcki		Projekt Techniczny
Tytuł rysunku	Rzut budynku - instalacje sanitarne		
Projektant	mgr inż. Maciej Szczepański	MAZ/0038/PWBS/17	
Sprawdzający	mgr inż. Sławomir Kuśmierczyk	MAZ/0021/PWBS/17	
Opracował			
Ostrołęka; listopad 2025r.			SKALA 1:100