


RZUT PARTERU

skala 1:100

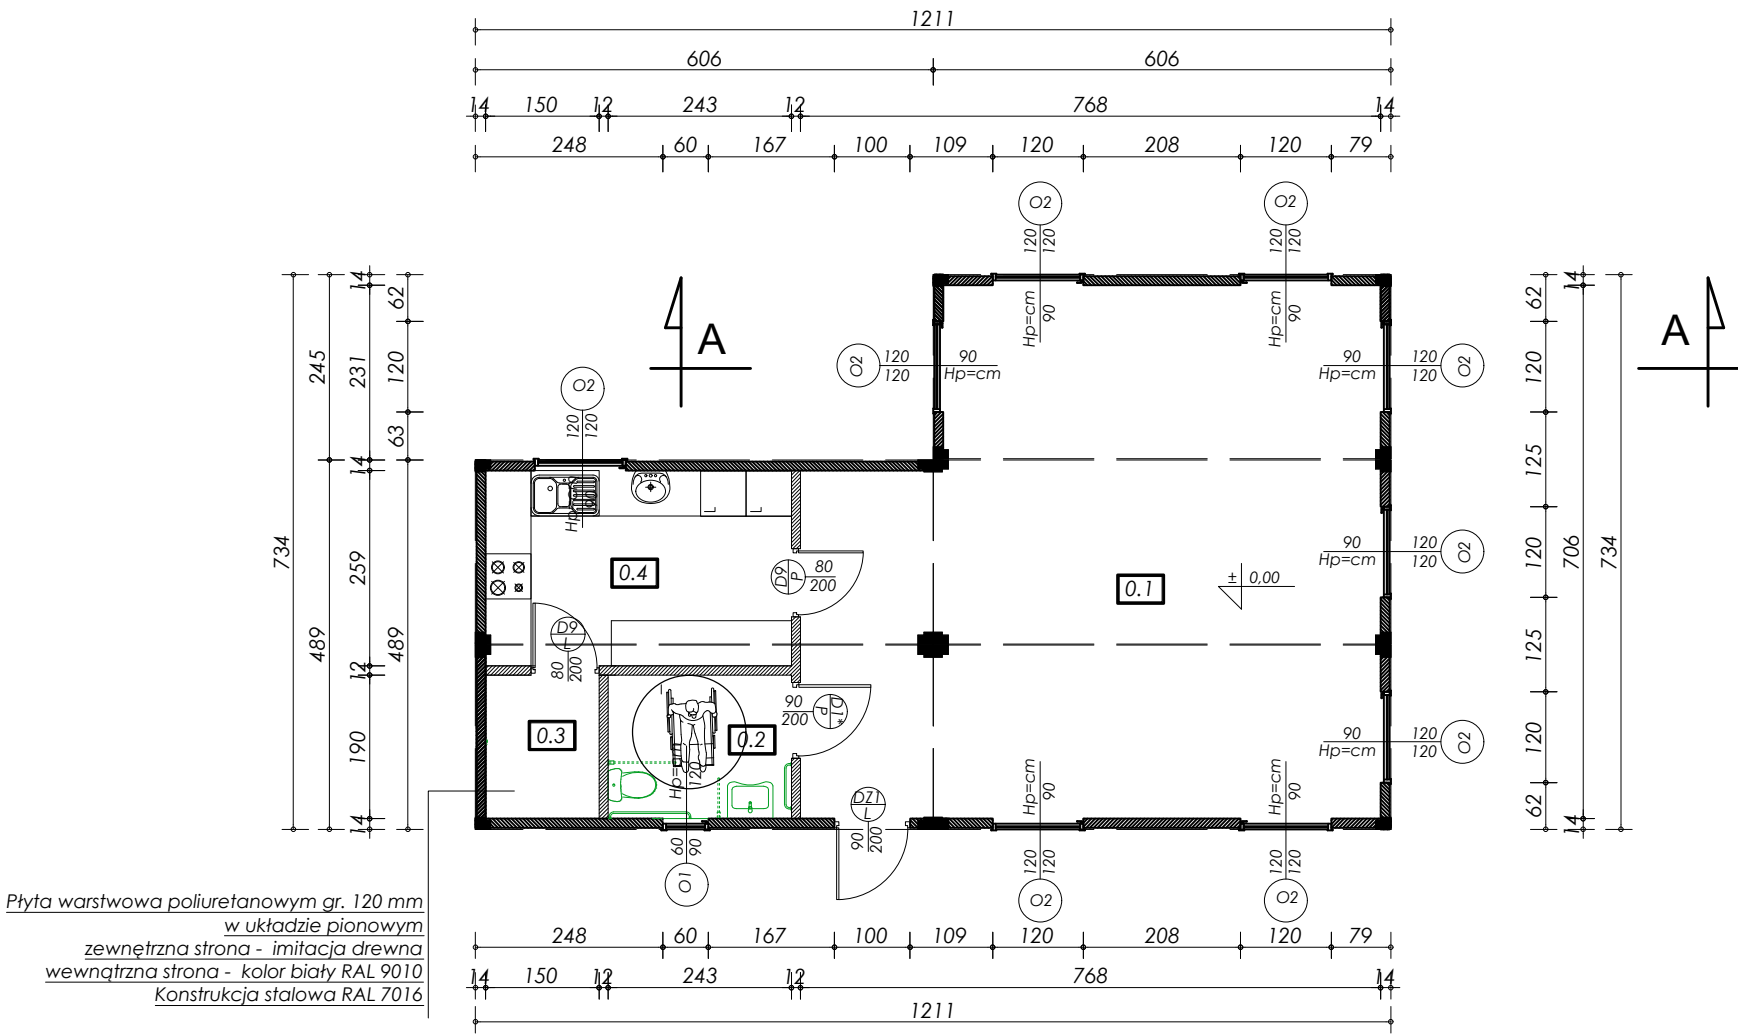

Lp.	Nazwa pomieszczenia	Pow.[m2]	Posadzka
0.1.	ŚWIELICA	50,00	WYK. PCV
0.2.	WC	4,56	WYK. PCV
0.3.	POM.GOSPODARCZE	2,87	WYK. PCV
0.4.	KUCHNIA	10,45	WYK. PCV
POWIERZCHNIA UŻYTKOWA		67,88m2	

Biuro Projektowe			
CUSTOM PROJECT			
Marcin Pochmara			
CUSTOM PROJECT Marcin Pochmara			
ul. Wiejska 58a; 07-417 Ostrołęka			
e-mail: mpochmara@customproject.pl			
Temat	Budowa świetlicy wiejskiej kontenerowej wraz z infrastrukturą techniczną		nr kontraktu
			nr rys.
			PBA-01
Lokalizacja	Obiekt: 141504_2.0004 - dz. 141 gm. Goworowo. m. Cisk, powiat ostrołęcki		Projekt Architektoniczno - Budowlany
Tytuł rysunku	RZUT PARTERU		
Projektant	mgr inż. arch Anna Rostkowska	MA/083/12	
Sprawdzający			
Ostrołęka; 15 październik 2025r.			SKALA 1:100