


RZUT PARTERU

Skala 1:100

Lp.	Nazwa pomieszczenia	Pow.[m2]	Posadzka
0.1.	ŚWIETLICA	51,13	GRES
0.2.	WC	4,56	GRES
0.3.	POM.GOSPODARCZE	1,94	GRES
0.4.	KUCHNIA	10,25	GRES
POWIERZCHNIA UŻYTKOWA		67,88m2	

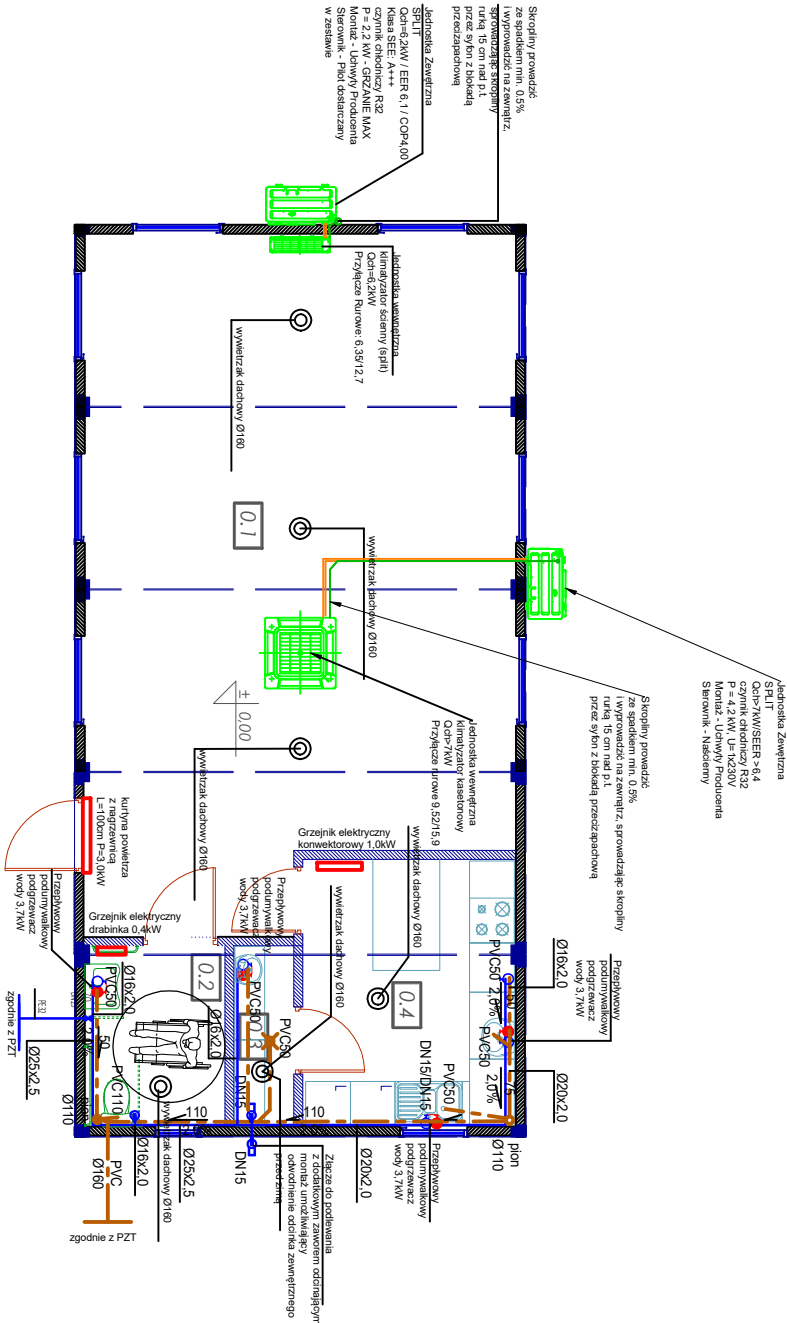

Biurowo Projektowe		
CUSTOM PROJECT		
CUSTOM PROJECT Marcja Pochmar		
ul. Wileńska 58a; 07-417 Ostrołęka		
e-mail: mpochnara@customproject.pl		

Temat	Budowa świetlicy wiejskiej kontenerowej wraz z infrastrukturą techniczną	nr kontraktu
Lokalizacja		nr rys. PT-S-04
Tytuł rysunku	Rzut budynku - instalacje sanitarne	
Projektant	mgr inż. Maciej Szczepański	MAZ/0038/PWBS/17
Sprawdzający	mgr inż. Sławomir Kuśmierczyk	MAZ/0021/PWBS/17
Opracował		
Ostrołęka; listopad 2025r.		SKALA 1:100